


PLANTA BAIXA - ELÉTRICO - Ampliação Bloco 01  
Escala 1:50

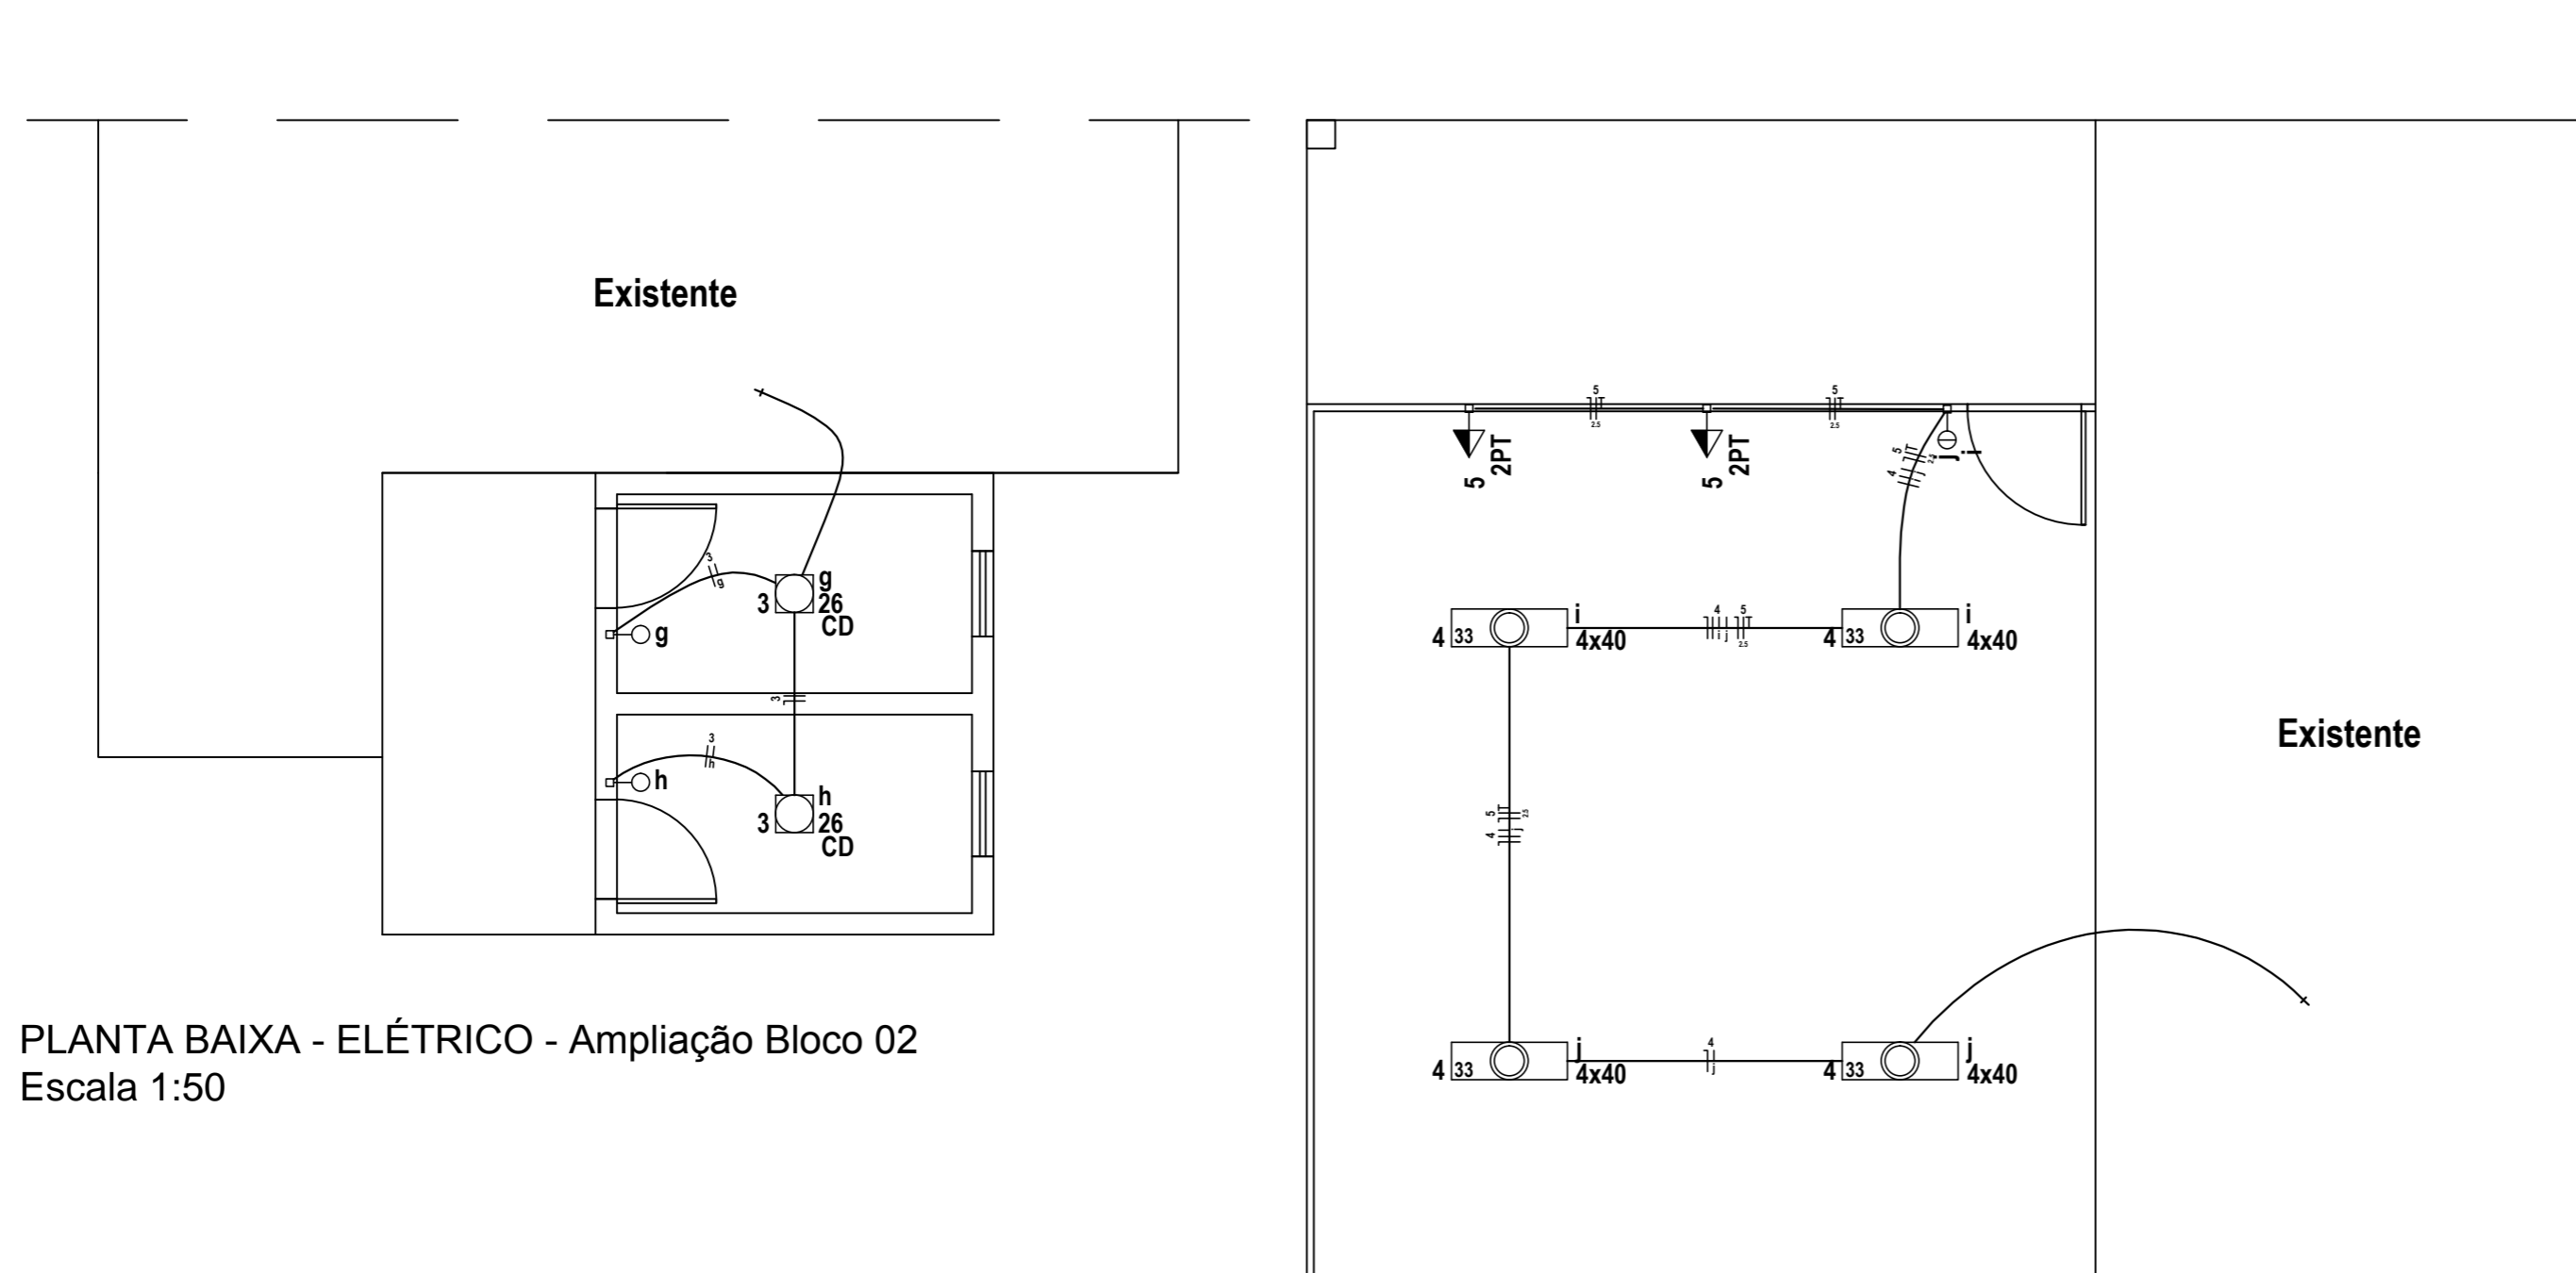

PLANTA BAIXA - ELÉTRICO - Ampliação Bloco 02  
Escala 1:50

PLANTA BAIXA - ELÉTRICO - Ampliação Bloco 03  
Escala 1:50

<b>MUNICÍPIO DE CAMPO BELO DO SUL</b>	
Ampliação - Escola Itinerante José Joaquim de Lima Xavier - Núcleo Monte Alegre - Projeto: Elétrico Comunidade Monte Alegre, Campo Belo do Sul - SC	
PRANCHA:	<b>02/02</b>
DATA: 29/11/2018	DESENHO: Sarah Dutra
ESCALAS: INDICADAS	ÁREA: 202,31 m <sup>2</sup>
RESPONSÁVEL TÉCNICO: <b>SARAH DUTRA</b> Engenheira Civil CREA - SC 123628-3	
PROPRIETÁRIO: <b>MUNICÍPIO DE CAMPO BELO DO SUL</b> CNPJ: 82.777.319/0001-92	